

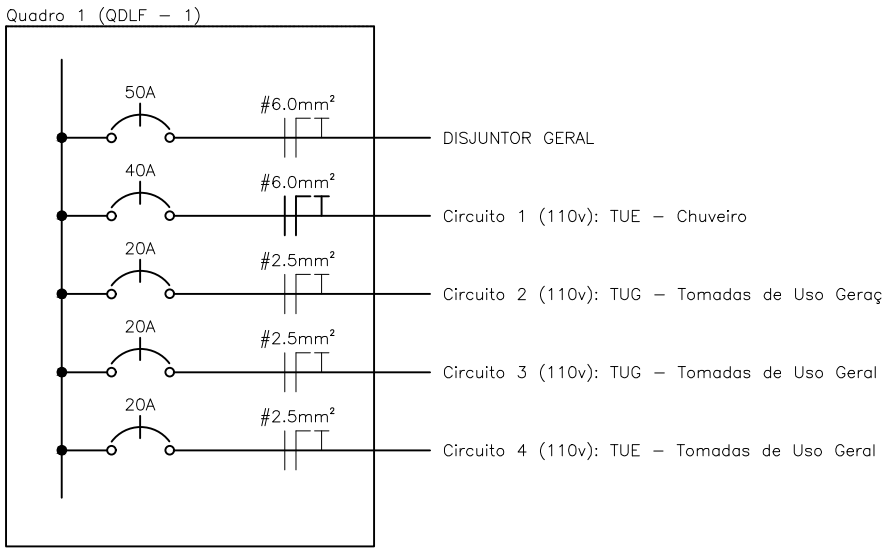


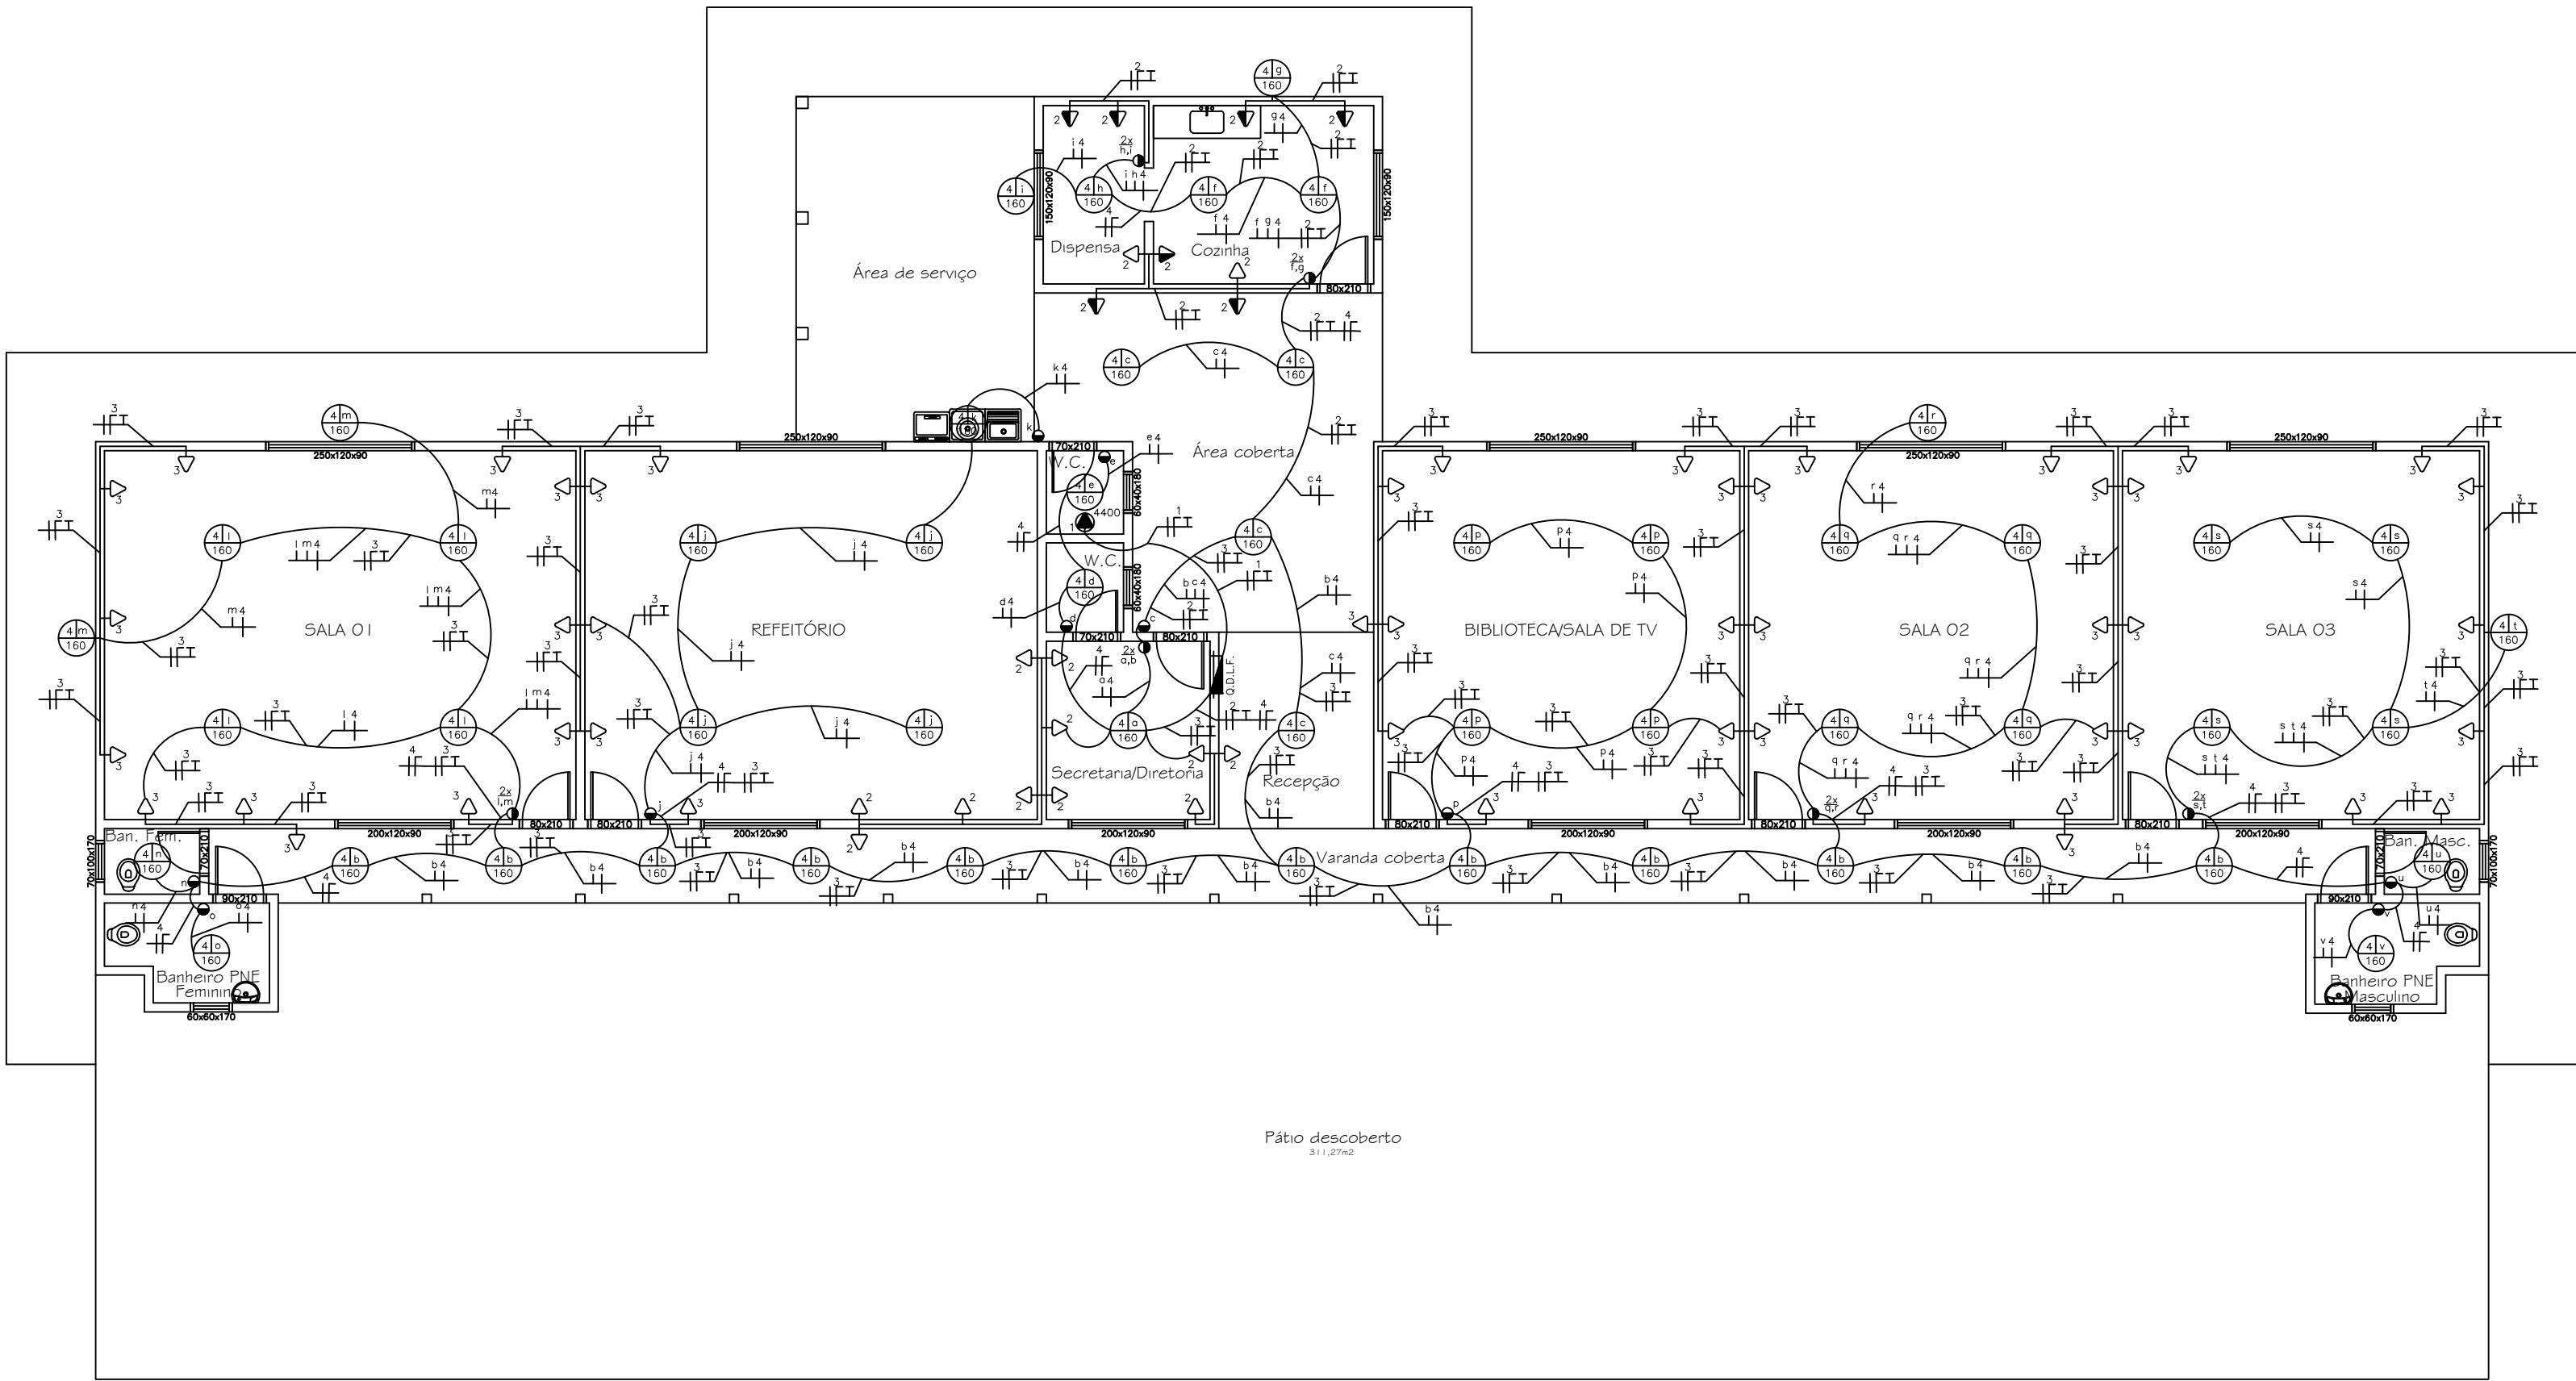

L E G E N D A	
	Tomada de uso geral baixa, a 0,30m do piso acabado.
	Tomada de uso geral média, a 1,30m do piso acabado.
	Tomada de uso específico alta, a 2,00m do piso acabado.
	Tomada com interruptor de uma seção média, a 1,30m do piso acabado.
	Tomada com interruptor de duas seções média, a 1,30m do piso acabado.
	Tomada com interruptor de três seções média, a 1,30m do piso acabado.
	Tomada com interruptor paralelo média, a 1,30m do piso acabado.
	Interruptor de uma seção, a 1,30m do piso acabado.
	Interruptor paralelo de uma seção, a 1,30m do piso acabado.
	Interruptor paralelo de duas seções, a 1,30m do piso acabado.
	Ponto de luz no teto.
	Chuva para interfone.
	Alarmamento.
	Quadro de distribuição geral embutido, a 1,30m do piso acabado.
	Eletroduto que desce.
	Eletroduto que sobe.
	Fio: Fase Neutro Retorno Terra Paralelo.

Planta Elétrica
ESCOLA MUNICIPAL JOÃO RIBEIRO DA SILVEIRA (FAZENDA VELHA)
ESCALA 1:100 => (379,00m2)

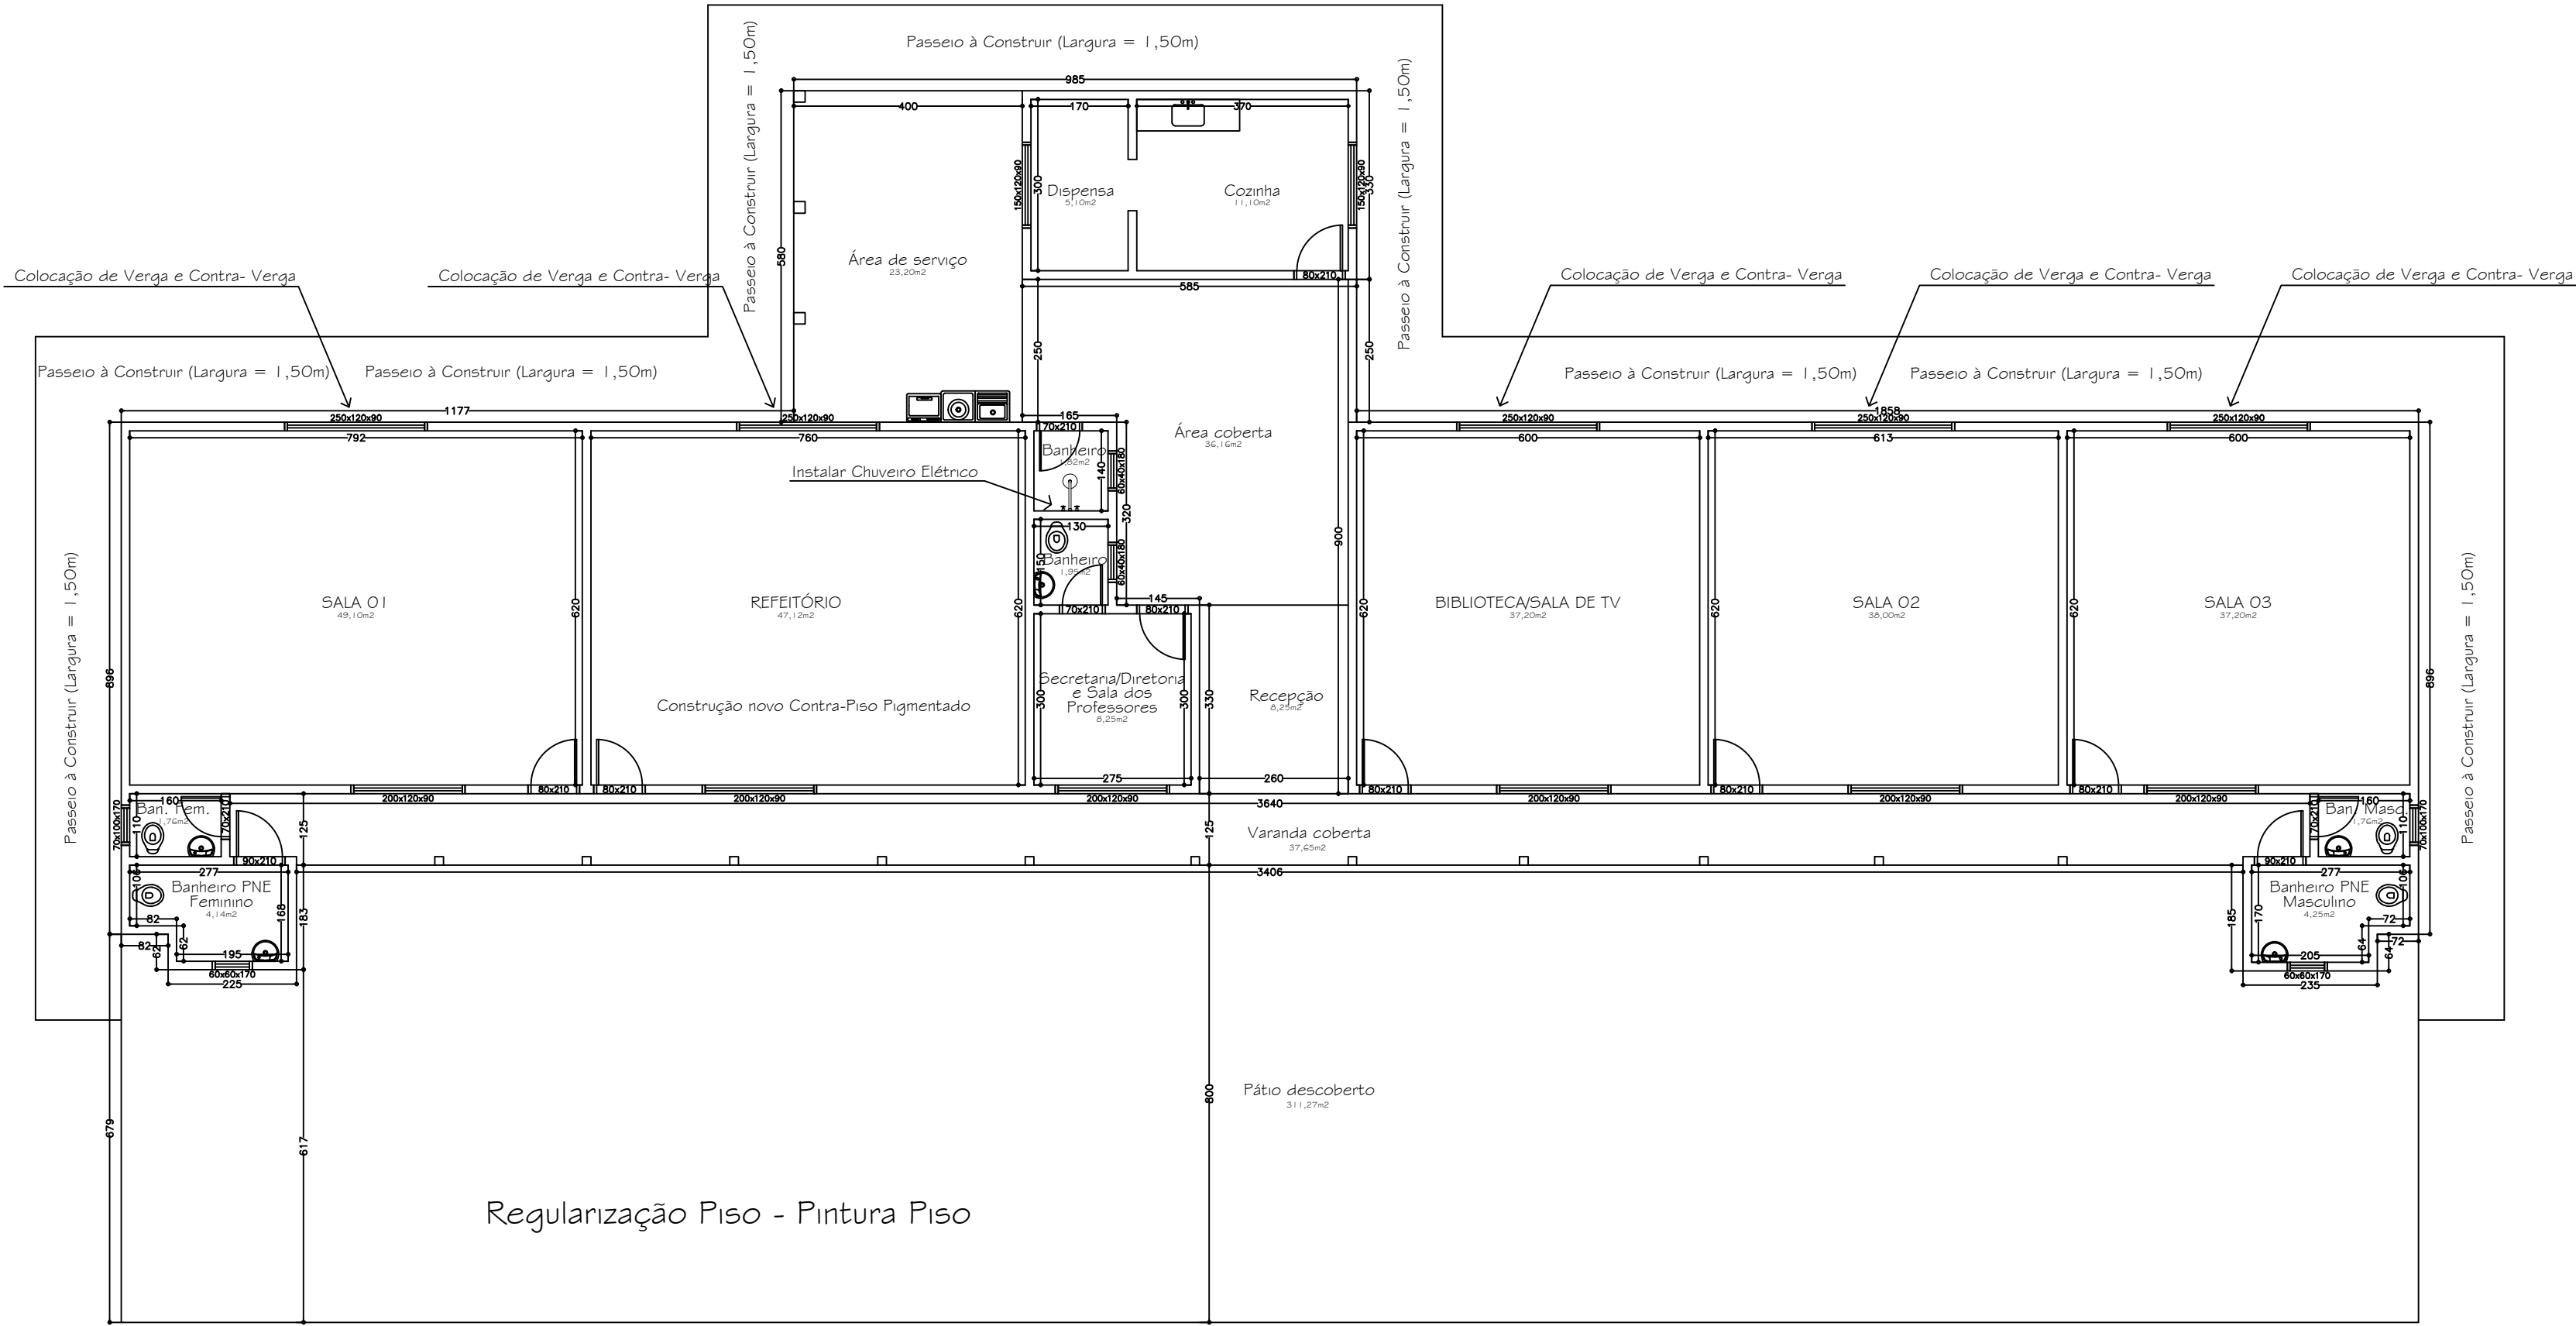

Planta Baixa
ESCOLA MUNICIPAL JOÃO RIBEIRO DA SILVEIRA (FAZENDA VELHA)
ESCALA 1:100 => (379,00m2)

Escala Indicada	PROJETO ARQUITETÔNICO	Folha:
Data		01/01
Desenho:		
Autor		

Planta Baixa e Planta Elétrica

Proprietário: Prefeitura Municipal Conceição do Rio Verde - MG

Endereço: Comunidade Rural da Fazenda Velha
Zona Rural Município de Conceição do Rio Verde - MG

Declaro que a aprovação do projeto não implica no reconhecimento do direito de propriedade por parte da prefeitura.

ÁREAS:	PROPRIETÁRIO
ÁREA CONSTRUÇÃO:.....379,00m²	Prefeitura Mun. Conceição do Rio Verde
TERRENO:.....690,72m²	CNPJ: 18.008.888/0001-74
	R.T. Engenheiro Civil
	Maurilio Tadeu Nogueira Martins
	CREA-MG 73.517/D

VISTOS: